

PLANTA BAIXA - Projeto Elétrico-Iluminação
 ESCALA 1:100

- LEGENDA
- TOMADA
 - INTERRUPTOR SIMPLES COM TOMADA 110 V
 - INTERRUPTOR SIMPLES 110 V
 - NEUTRO N, FASE F, PROTEÇÃO T E RETORNO
 - QUADRO GERAL DE DISTRIBUIÇÃO - QD
 - ILUMINAÇÃO DE LED DE 18 W - REDONDA
 - ALVENARIAS COM REBOCO DESEMPENADO
 - DEMOLIÇÃO DE ALVENARIAS



SECRETARIA DE INFRAESTRUTURA URBANA
 PREFEITURA MUNICIPAL DE BOM JESUS DOS PERDÕES - SP / CEP: 12955-000
 RUA DOM DUARTE LEOPOLDO, N°. 83 - CENTRO - BOM JESUS DOS PERDÕES - SP

PROJETO REFORMA


FOLHA
 02/02

OBRA:
 AMPLIAÇÃO E REFORMA DA UBS VILA OPERÁRIA

LOCAL:
 R. José Martins, 361-321, Vila Operária, Bom Jesus dos Perdões - SP

PROPRIETÁRIO:
 PREFEITURA MUNICIPAL DE BOM JESUS DOS PERDÕES

Data: 11/03/2024

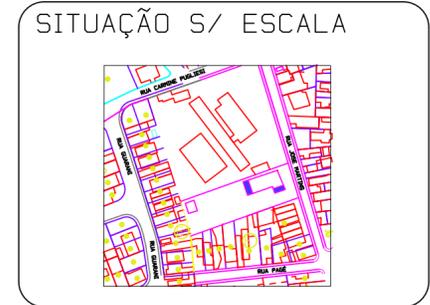


ASSINATURAS

Prefeitura Municipal de Bom Jesus dos Perdões
 BENEDITO RODRIGUES DA SILVA FILHO
 Prefeito Municipal

ÁREA M2

Existente.....250,16
 Ampliação.....94,60
 Total344,76

Engenheiro Responsável
 RAFAEL APARECIDO BUENO
 CREA SP 5070911790
 ART:2620240417985

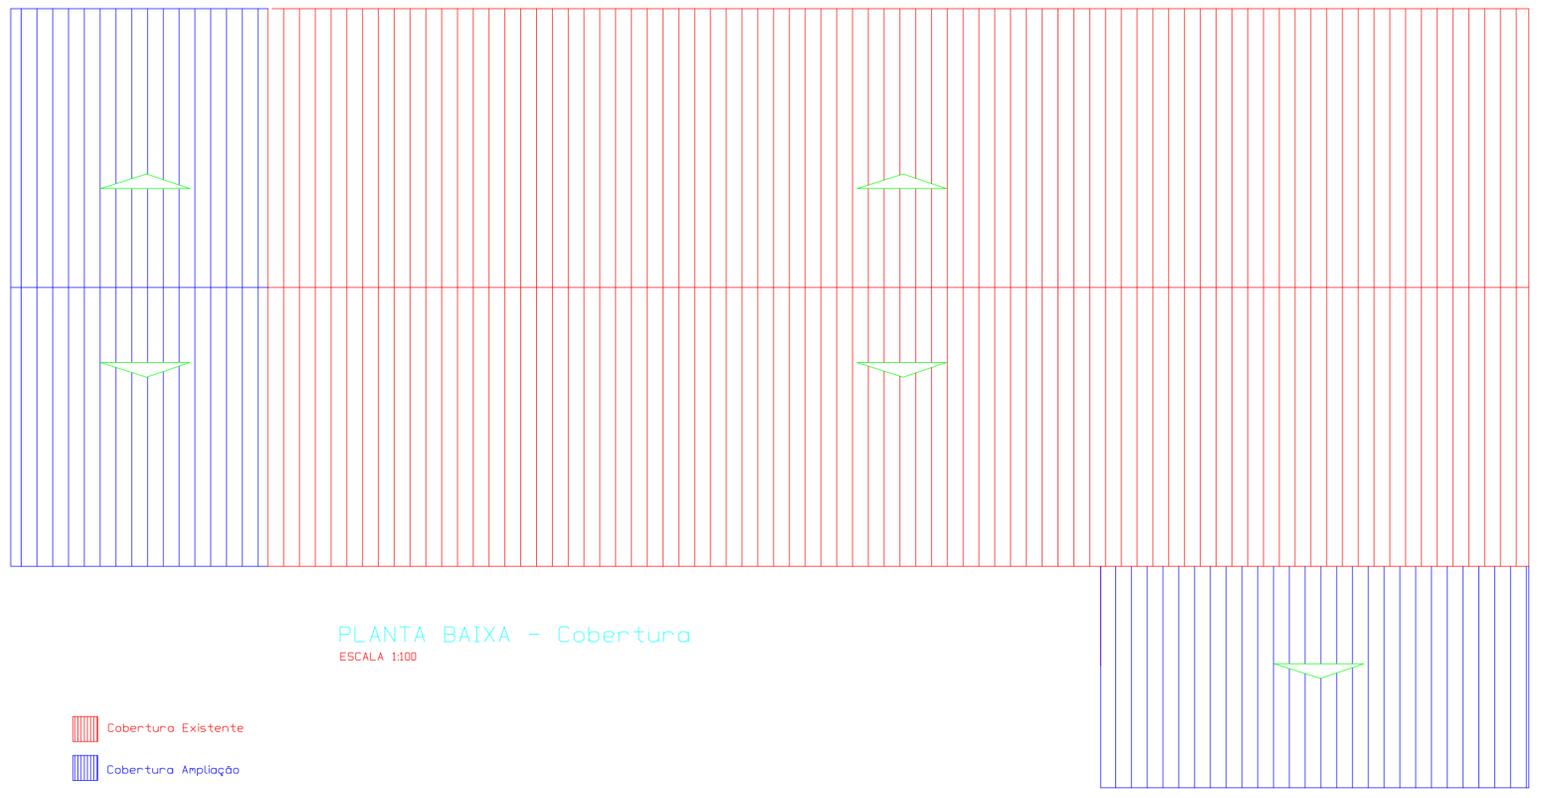

PLANTA BAIXA - Cobertura
 ESCALA 1:100

- Cobertura Existente
- Cobertura Ampliação

APROVAÇÃO